





神山配水池構造図

(V=240m<sup>3</sup>) 縮尺 1/50


平面図

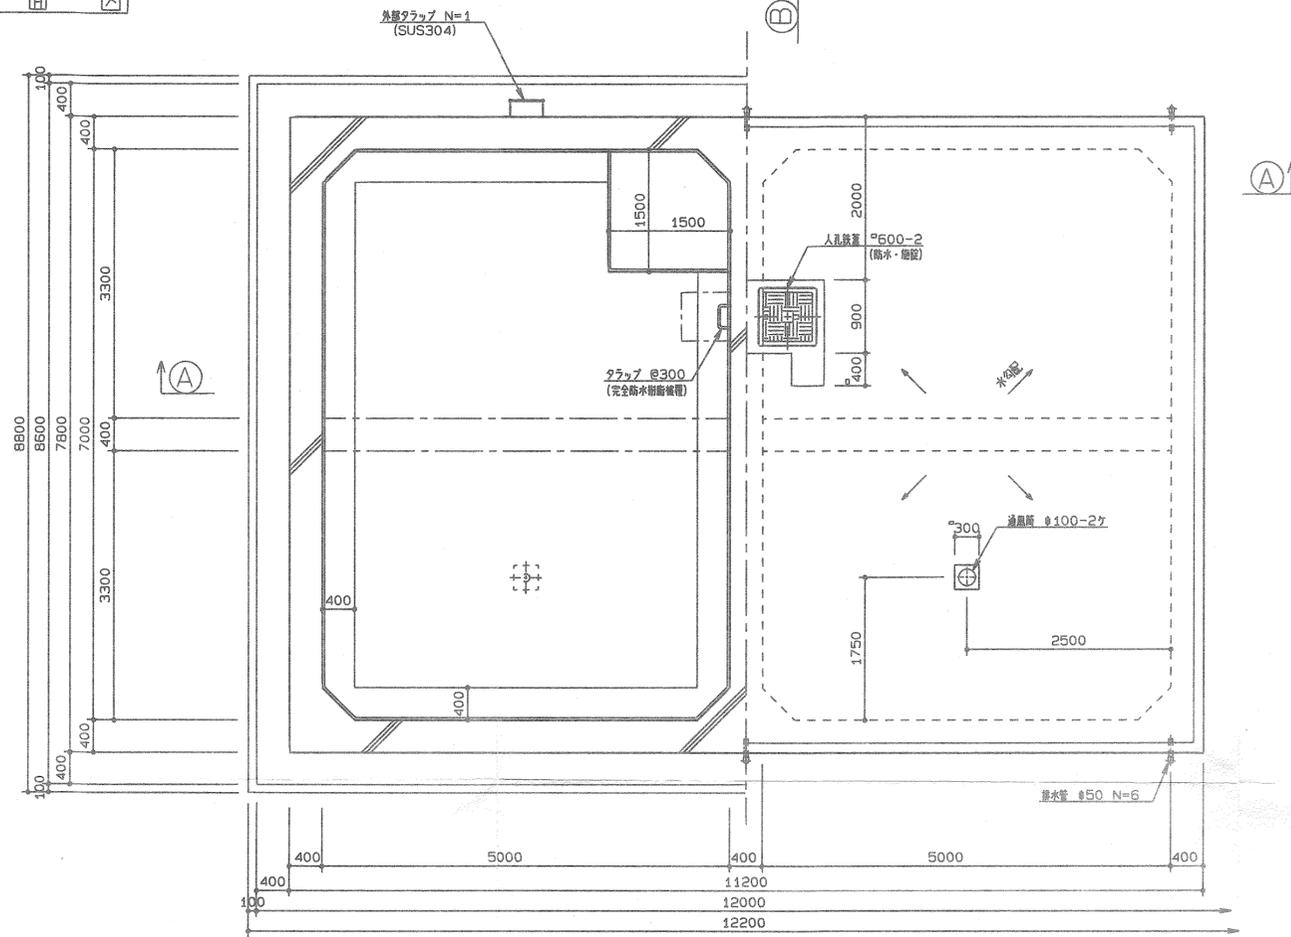


B-B 断面図

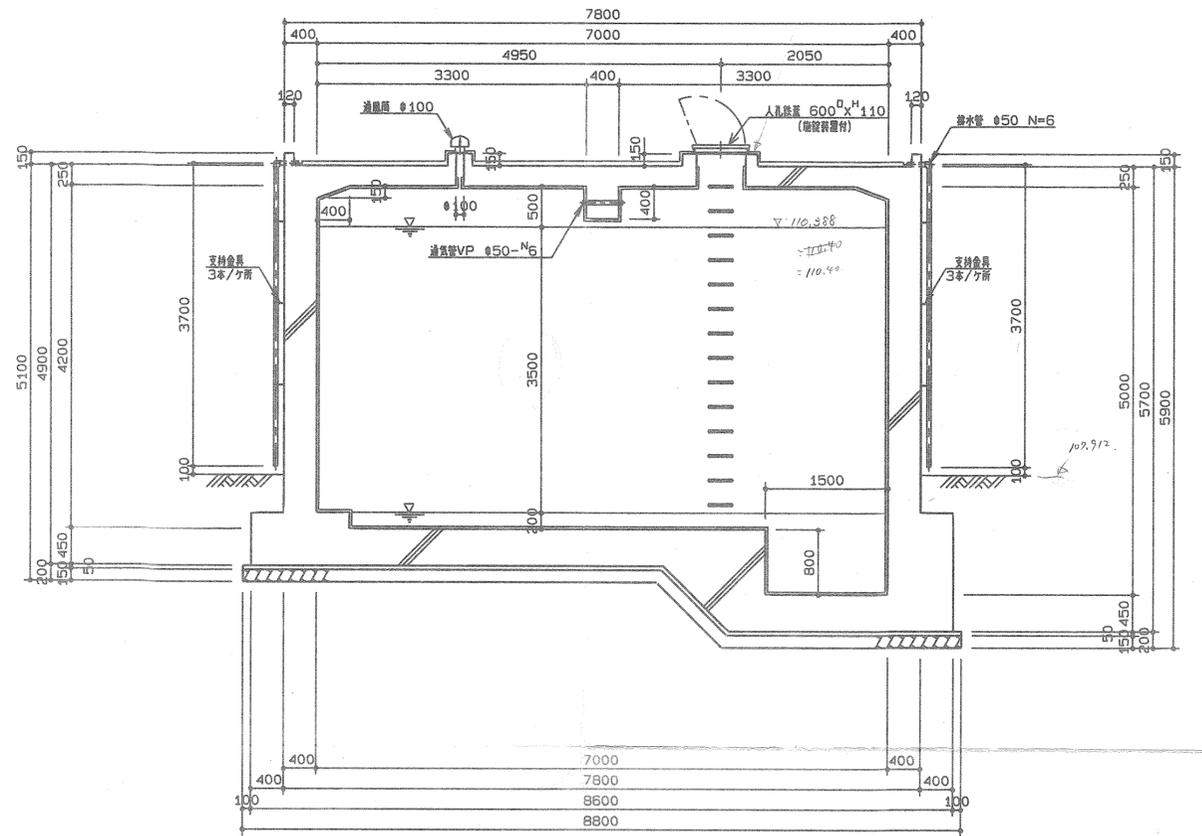

A-A 断面図

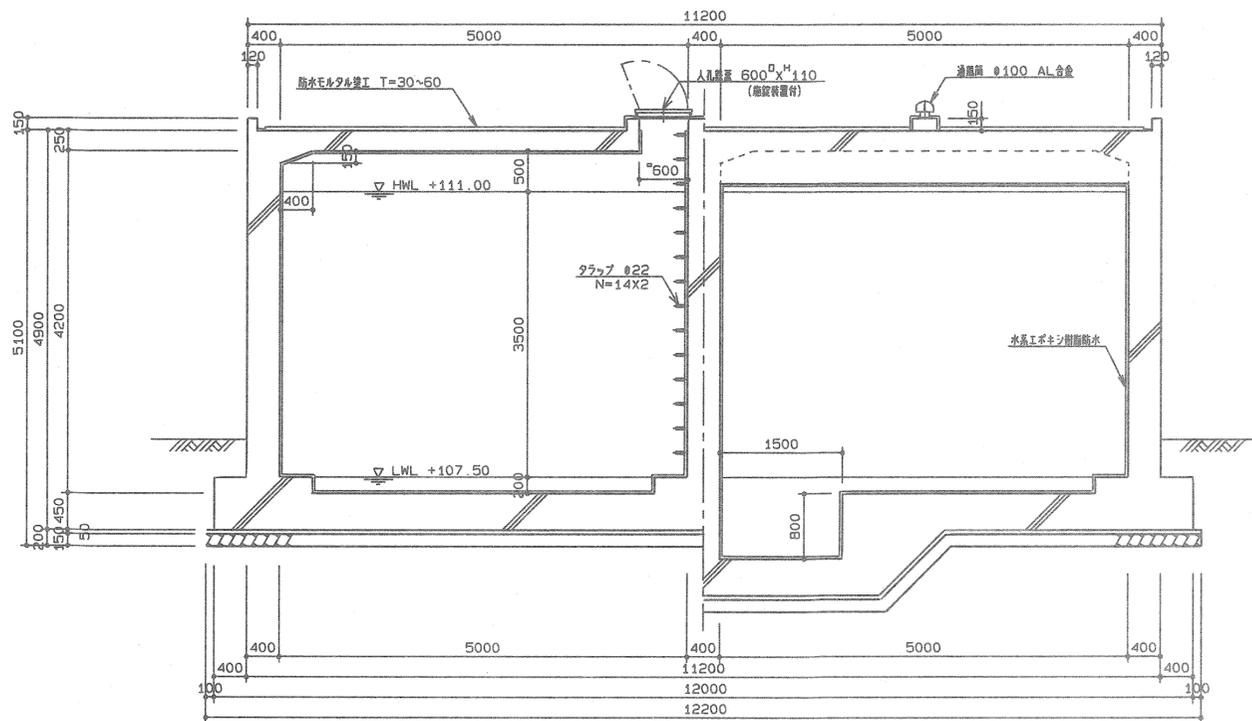

外部トラップ詳細図

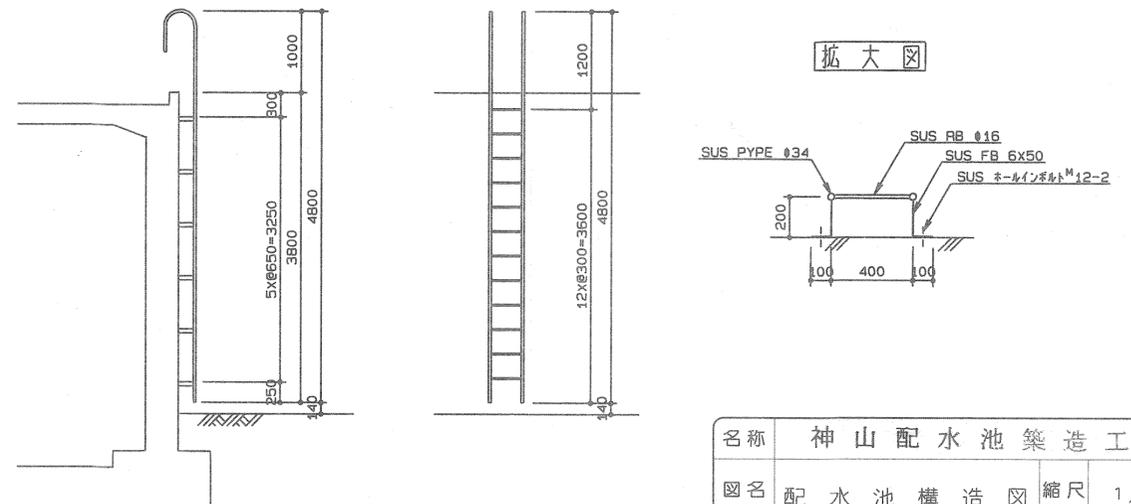


名称	神山配水池築造工事		
図名	配水池構造図	縮尺	1/50
製作年月日		設計者	
製図	北	設計	北
		照査	秀
		審査	秀
図番	2		
朝日設計株式会社			


神山配水池配筋図

(V=240m<sup>3</sup>) 縮尺 1/50


床版配筋図

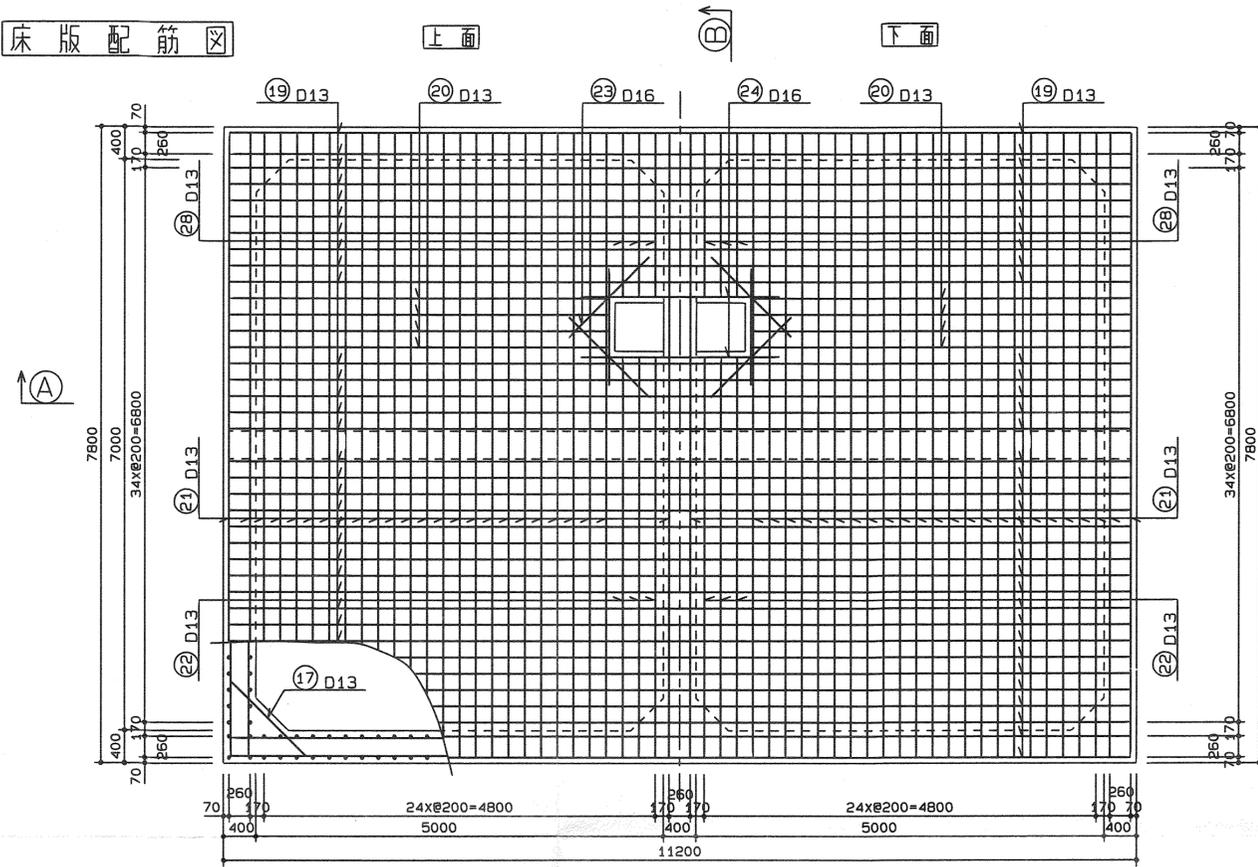


底版配筋図

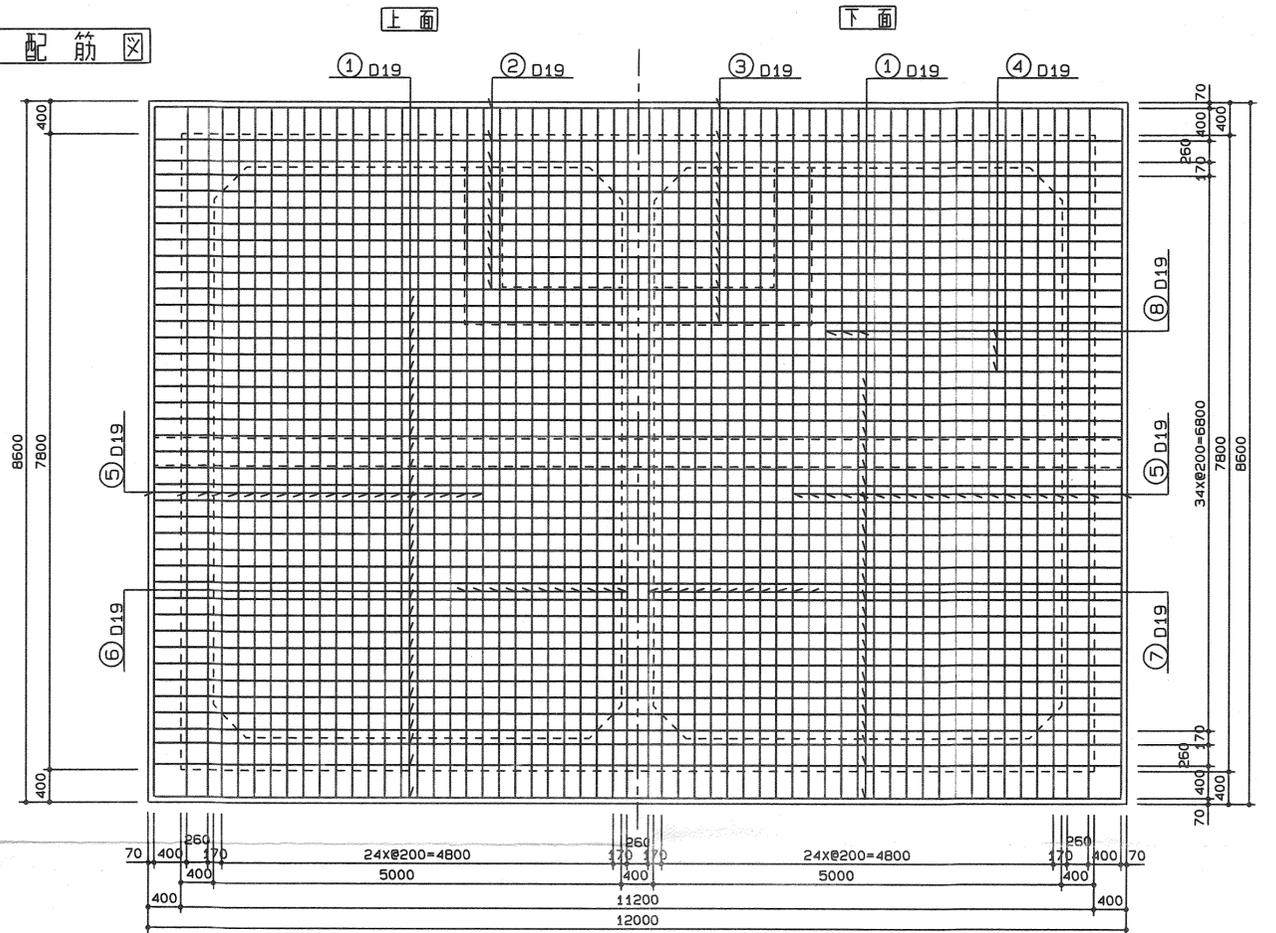


A-A 配筋図

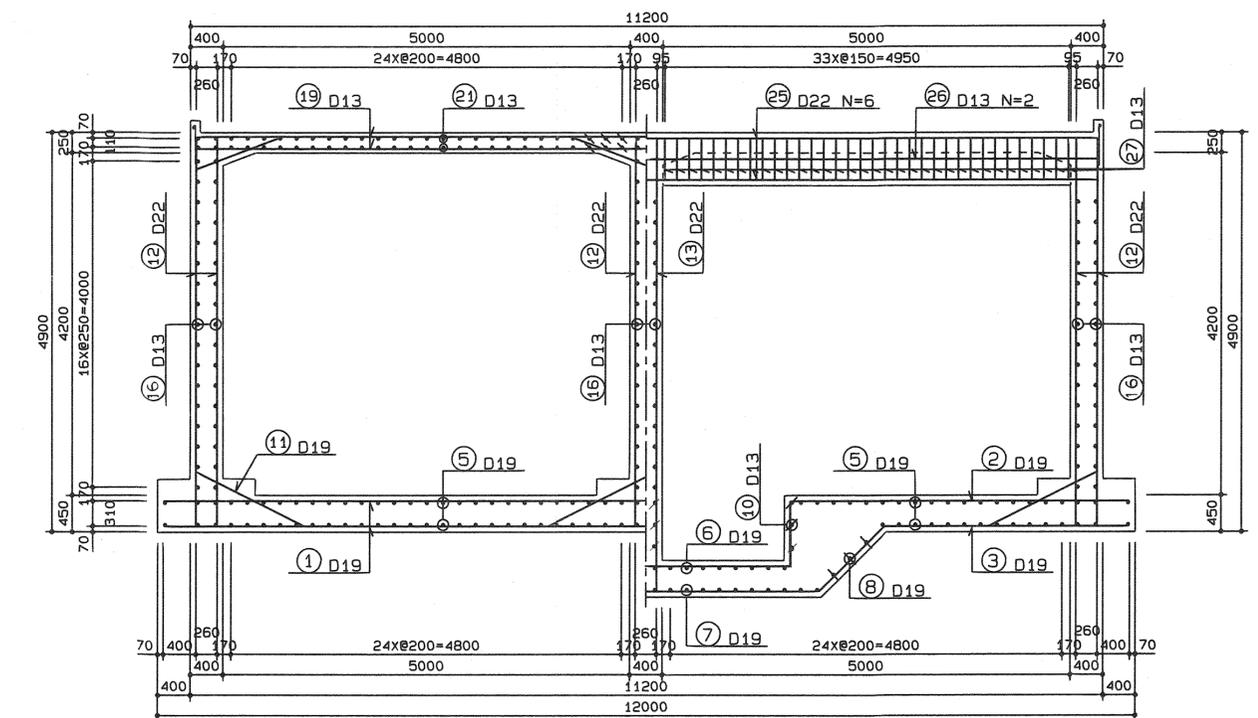


B-B 配筋図

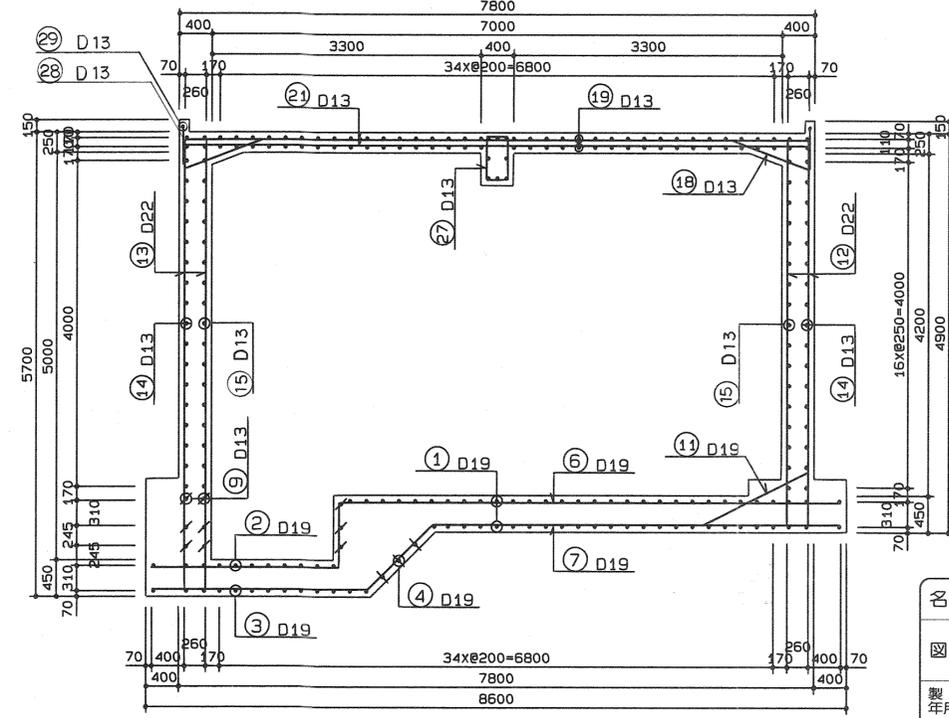

人孔配筋図

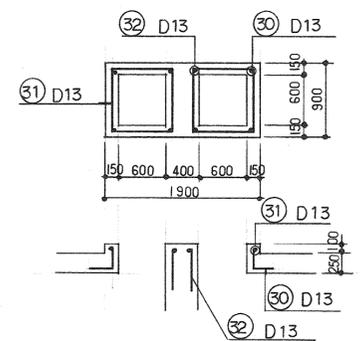


名称	神山配水池築造工事		
図名	配水池配筋図	縮尺	1/50
製作年月日		設計	計号
製図	設計	照査	審査
製図	設計	照査	審査
朝日設計株式会社			図番 3

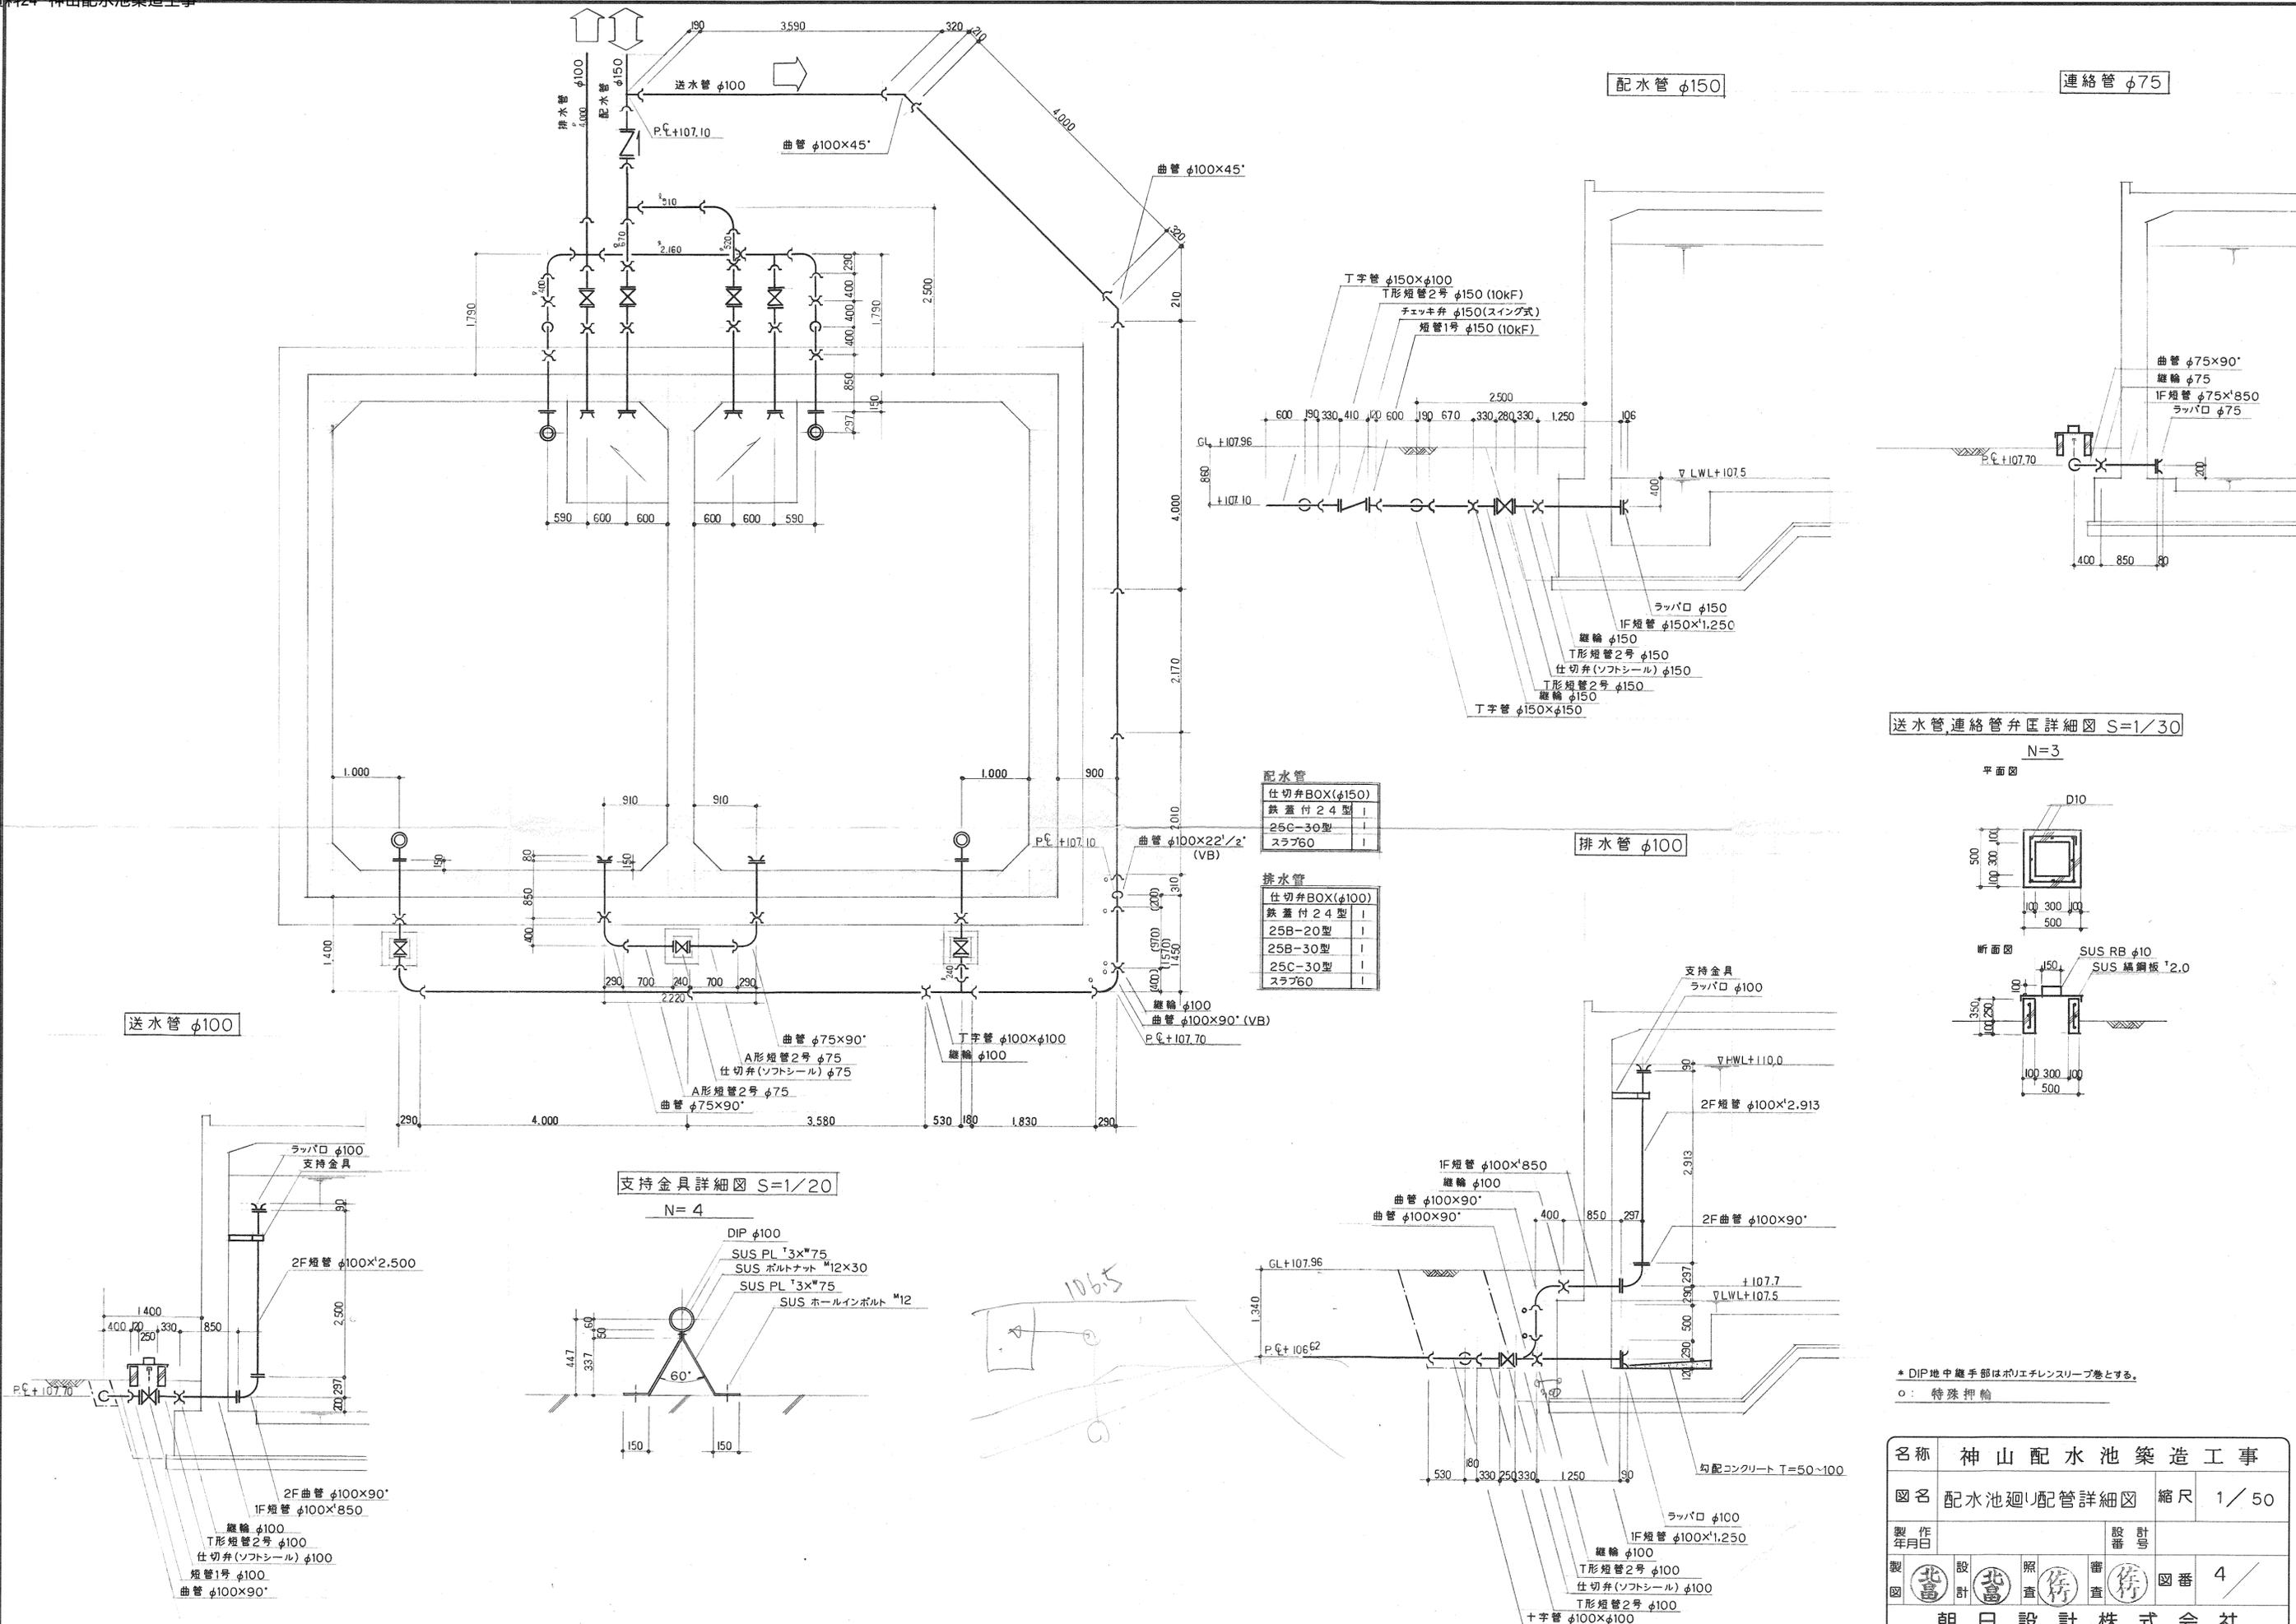

配水管 φ150

連絡管 φ75

送水管、連絡管弁区詳細図 S=1/30

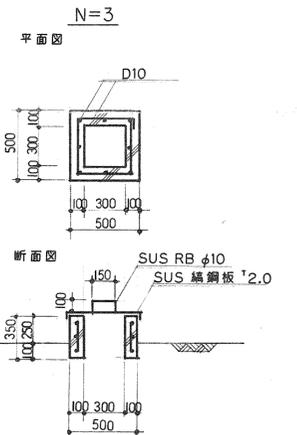


配水管

仕切弁BOX(φ150)	!
鉄蓋付 24型	!
25C-30型	!
スラブ60	!

排水管



仕切弁BOX(φ100)	!
鉄蓋付 24型	!
25B-20型	!
25B-30型	!
25C-30型	!
スラブ60	!

支持金具詳細図 S=1/20

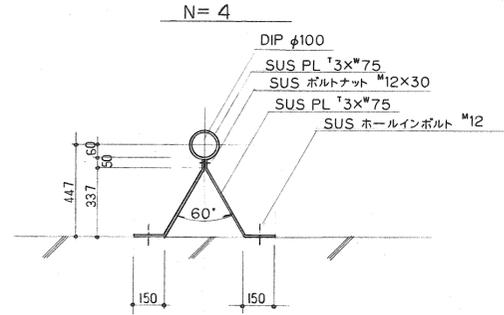


\* DIP地中継手はポリエチレンスリーブ巻とする。  
○: 特殊押輪



名称	神山配水池築造工事		
図名	配水池廻り配管詳細図	縮尺	1/50
製作年月日		設計番号	
製図	北	照査	北
設計	北	審査	北
図番	4		
朝日設計株式会社			

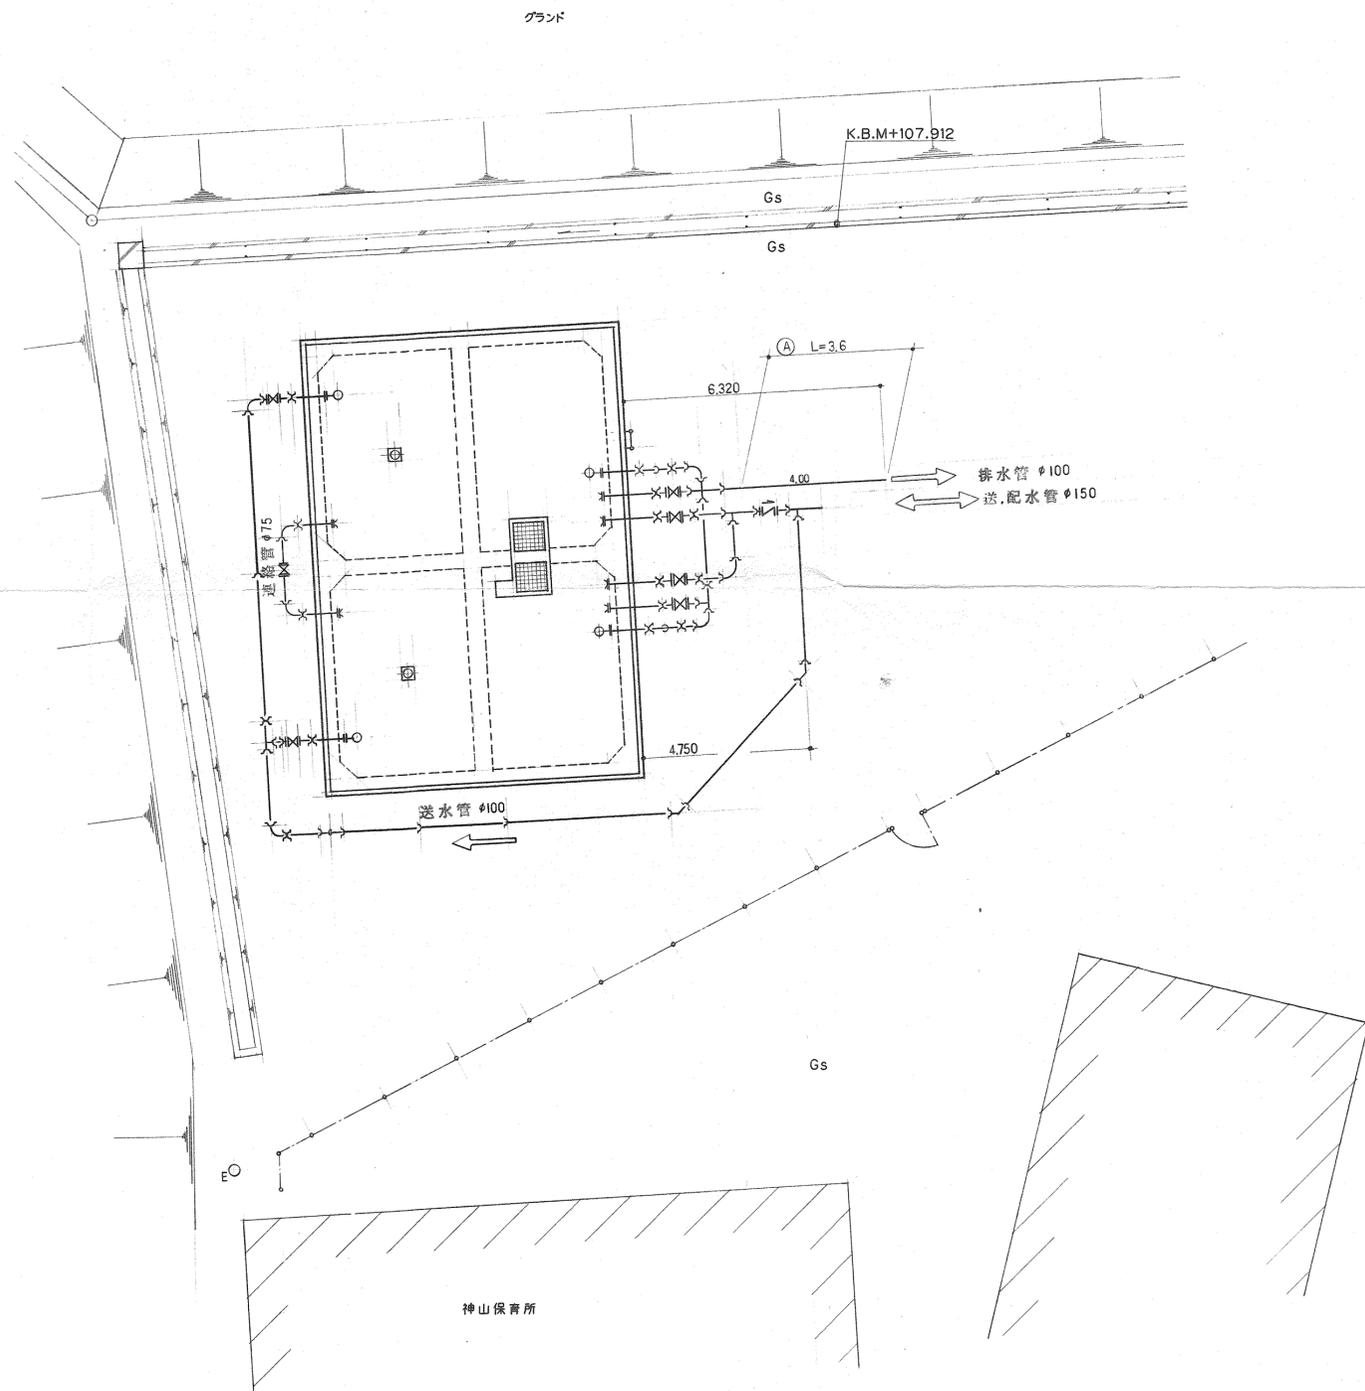 


標準掘削断面図 S=1/30

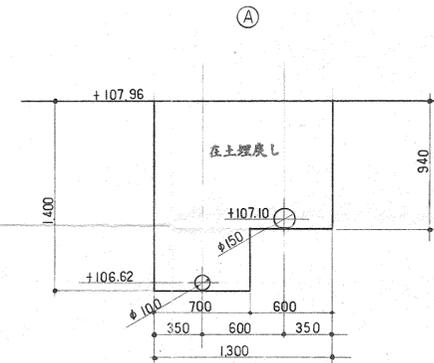

名称	神山配水池築造工事		
図名	配水池廻り配管平面図	縮尺	1/100
製作年月日		設計番号	
製図	設計	照査	図番 5
朝日設計株式会社			

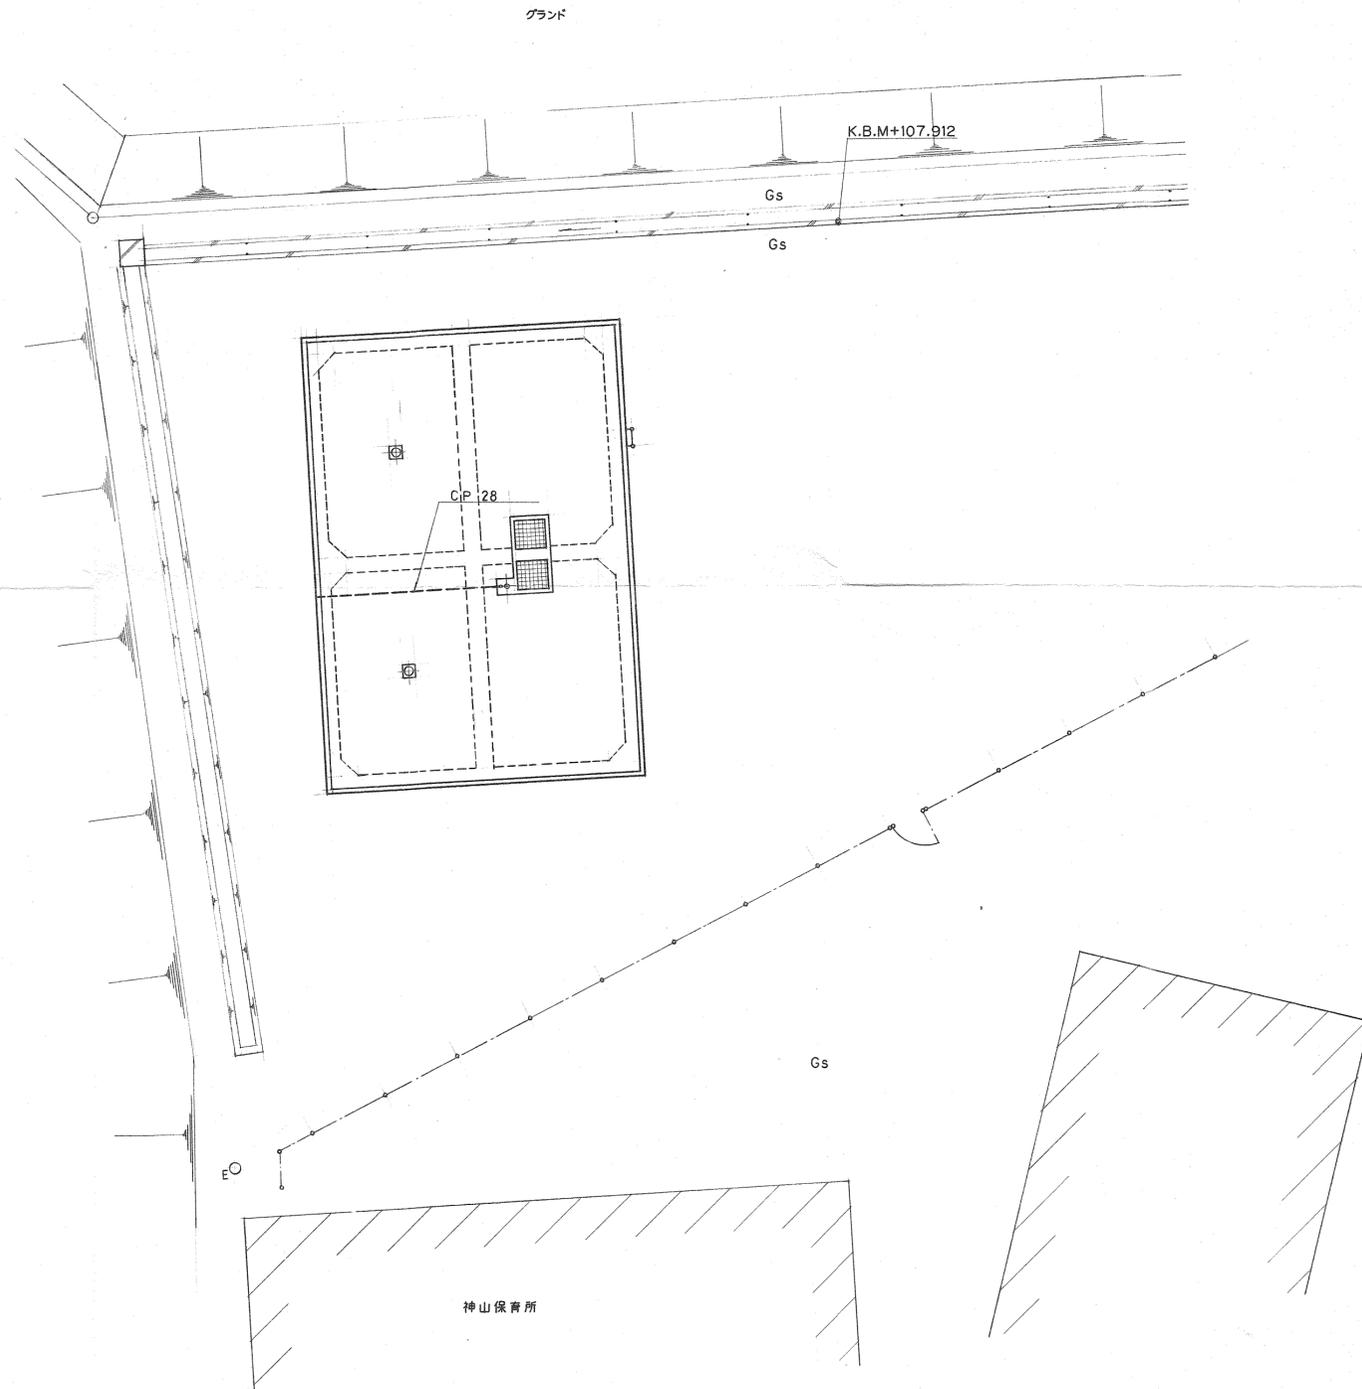 

断面図

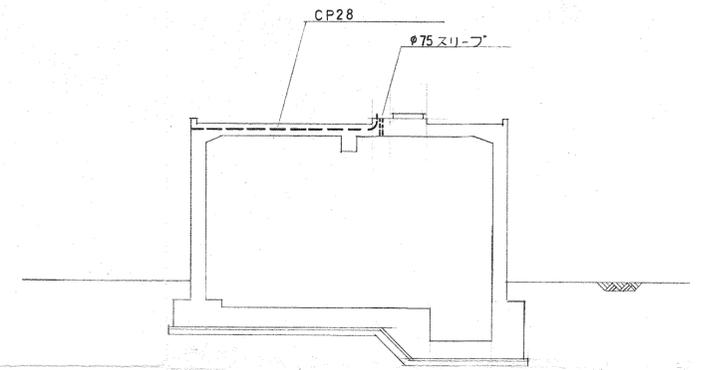

名称	神山配水池築造工事			
図名	電線管理込図	縮尺	1/100	
製作年月日		設計番号		
製図	設計	照査	審査	図番 6
朝日設計株式会社				